


LEGENDA IMPIANTO

1	- SOLLEVAMENTO LIQUAMI	17	- RIPARTITORE AI SEDIMENTATORI FINALI
2	- LOCALE COCCLE	18	- RIPARTITORE
3	- GRIGLIATURA FINE	19	- SFIORO ACQUE DI PIOGGIA E RIPARTITORE
4	- RIPARTITORE ALLA DISSABBIATURA-DISOLEATURA	20	- VASCA DI DEFOSSATONE
4A	- DISSABBIATURA-DISOLEATURA ESISTENTE	21	- STOCCAGGIO E DOSAGGIO REAGENTI
4B	- DISSABBIATURA-DISOLEATURA IN PROGETTO	22	- FILTRIA A TELA
4A1	- CLASSIFICATORE SABBIE	23	- U. V. 1
4B1	- CLASSIFICATORE SABBIE	24	- VASCA DI ACCUMULO
4C	- LOCALE COMPRESSORI DISSABBIATURA - DISOLEATURA	25	- MISURATORE DI PORTATA
5	- RIPARTITORE	26	- POZZETTO DI CAMPIONAMENTO
6	- VASCHE ACCUMULO ACQUE DI PIOGGIA	27A	- LOCALE COMRESSORI
7	- SOLLEVAMENTO ACCUMULO ACQUE DI PIOGGIA	27B	- LOCALE COMRESSORI
8A	- SEDIMENTATORE PRIMARIO	28	- LOCALE QUADRI ELETTRICI
8B	- SEDIMENTATORE PRIMARIO	29	- PREISPRESSAMENTO FANGHI
9	- SOLLEVAMENTO FANGHI PRIMARI	30	- SOLLEVAMENTO FANGHI ALL'ADDENSAMENTO
9B1	- SOLLEVAMENTO FANGHI PRIMARI	31	- ADDENSAMENTO FANGHI
9B2	- SOLLEVAMENTO FANGHI PRIMARI	32	- SOLLEVAMENTO FANGHI AI DIGESTORI PRIMARI
10	- RIPARTITORE	33A	- DIGESTIONE PRIMARIA
11	- SFIORO ACQUE PIOGGIA	34A	- DIGESTIONE SECONDARIA / GASOMETRO
12A1	- VASCA DI DENITRIFICAZIONE	33B	- DIGESTIONE PRIMARIA
12A2	- VASCA DI DENITRIFICAZIONE	34B	- DIGESTIONE SECONDARIA / GASOMETRO
12A3	- VASCA DI DENITRIFICAZIONE	35A	- SOLLEVAMENTO FANGHI / RICIRCOLO
12B1	- VASCA DI DENITRIFICAZIONE	35B	- SOLLEVAMENTO FANGHI / RICIRCOLO
12B2	- VASCA DI DENITRIFICAZIONE	36	- LOCALE DI SERVIZIO DIGESTIONE ANAEROBICA
13A1	- VASCA DI OSSIDAZIONE / NITRIFICAZIONE	37	- LOCALE CALDAIA
13A2	- VASCA DI OSSIDAZIONE / NITRIFICAZIONE	38	- TORCIA BIOGAS
13A3	- VASCA DI OSSIDAZIONE / NITRIFICAZIONE	39	- LOCALE GENERATORE
13B1	- VASCA DI OSSIDAZIONE / NITRIFICAZIONE	40	- LOCALE OBERIZZAZIONE (NASTROPRESSA)
13B2	- VASCA DI OSSIDAZIONE / NITRIFICAZIONE	41	- POSTISPRESSAMENTO FANGHI
14A1	- RICIRCOLO MISCELA AREATA	42	- SOLLEVAMENTO FANGHI ALLA DISORIAZIONE
14A2	- RICIRCOLO MISCELA AREATA	43	- LOCALE DISORIAZIONE / CENTRIFUGAZIONE
14A3	- RICIRCOLO MISCELA AREATA	44A	- SOLLEVAMENTO DRENAGGI
14B1	- RICIRCOLO MISCELA AREATA	44B	- SOLLEVAMENTO DRENAGGI
14B2	- RICIRCOLO MISCELA AREATA	45	- CABINA ELETTRICA
15A1	- SEDIMENTATORE FINALE	46	- EDIFICIO SERVIZI
15A2	- SEDIMENTATORE FINALE	46A	- LOCALE QUADRI ELETTRICI
15A3	- SEDIMENTATORE FINALE	47	- PESA
15B1	- SEDIMENTATORE FINALE	48	- STOCCAGGIO BOMBOLE
15B2	- SEDIMENTATORE FINALE	49	- LOCALE AUTOCLAVE / ANTINCENDIO
16A1	- SOLLEVAMENTO FANGHI DI RICIRCOLO	50	- VASCHE DI STOCCAGGIO BOTTINI
16A2	- SOLLEVAMENTO FANGHI DI RICIRCOLO	51	- CHIMICO FISICO
16A3	- SOLLEVAMENTO FANGHI DI RICIRCOLO	52	- TRATTAMENTO DI NEUTRALIZZAZIONE
16B1	- SOLLEVAMENTO FANGHI DI RICIRCOLO	53	- FLOTTATORE
16B2	- SOLLEVAMENTO FANGHI DI RICIRCOLO		

ELENCO INTERVENTI PRESENTI IN PROGETTO

- A** - Pozzetto di protezione idraulica a monte con paratoia e sensore di livello
- B** - Pozzetto di protezione idraulica a valle con paratoia e sensore di livello

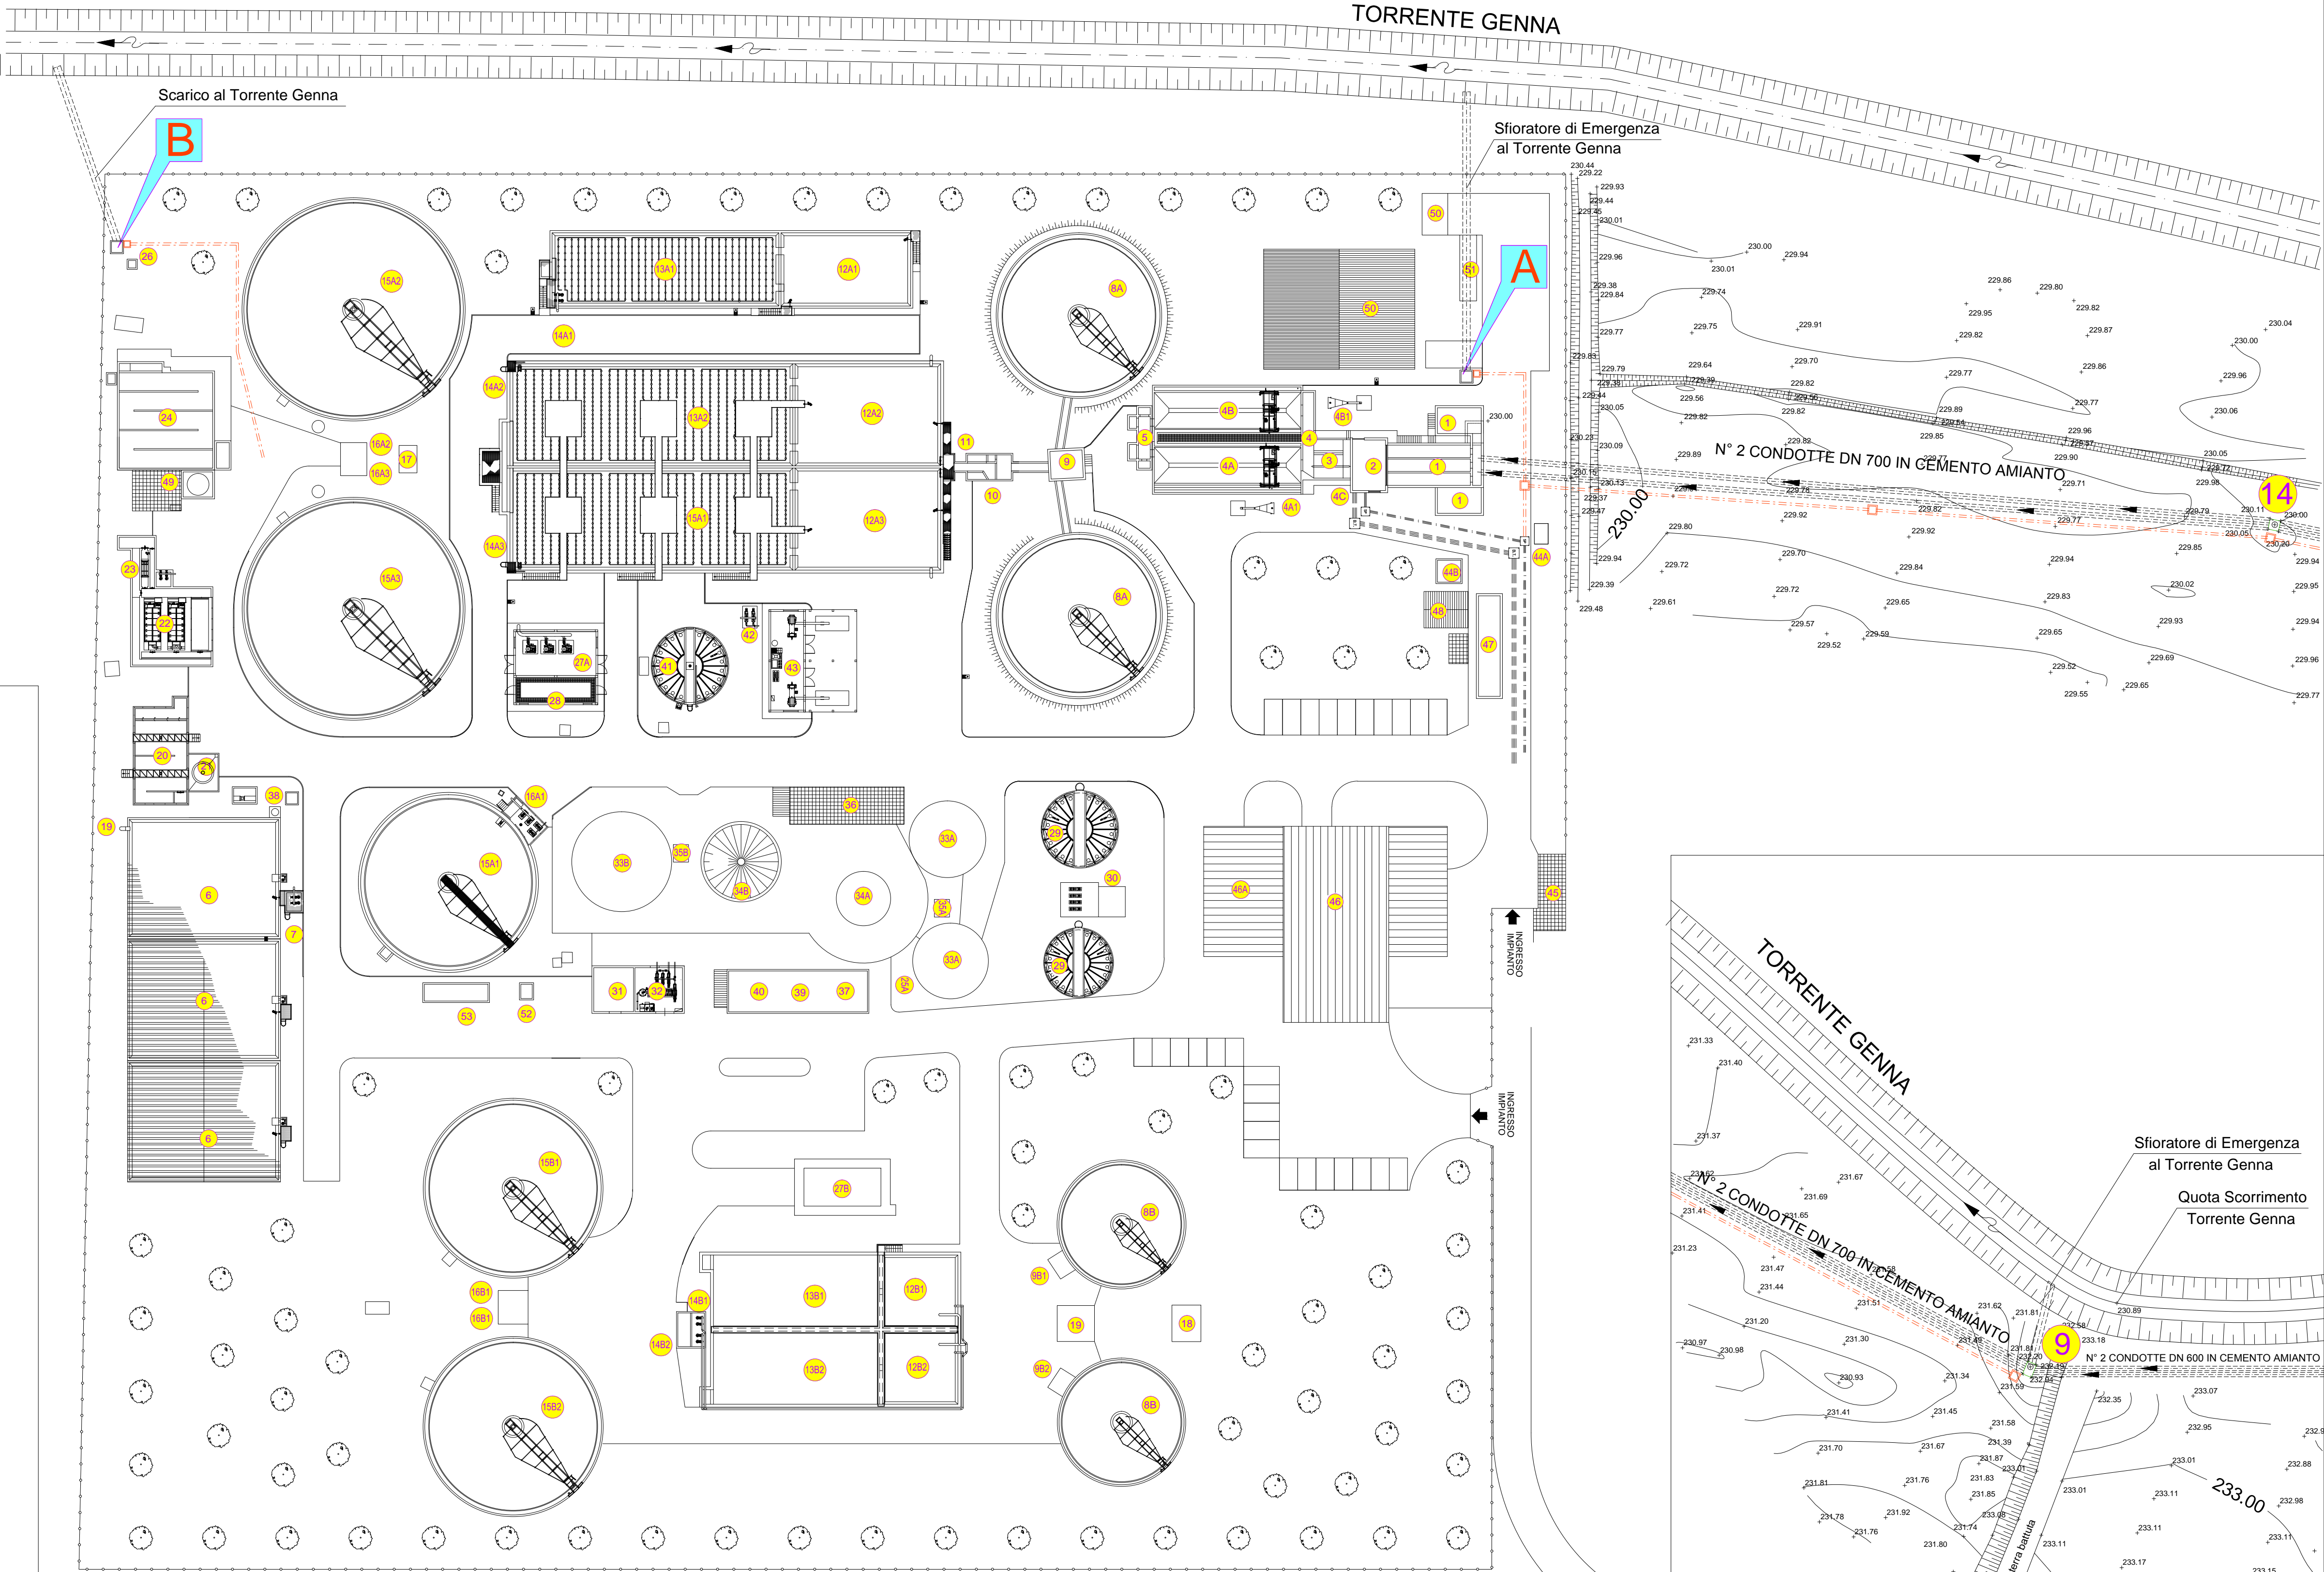

REGIONE UMBRIA

A.T.I. N°1 - A.T.I. N°2

UMBRA ACQUE S.P.A.

IMPIANTO DI DEPURAZIONE DI PIAN DELLA GENNA  
MITIGAZIONE DEL RISCHIO IDRAULICO  
(Piano di ripartizione delle risorse assegnate a seguito degli eventi alluvionali del novembre 2012 - DGR 574 del 26.05.2014)

PROGETTO DEFINITIVO

STAZIONE APPALTANTE:  
UMBRA ACQUE S.P.A.

PROGETTAZIONE:

Dott. Ing. Luigino Capponi Via Piero Ubaldo  
Angeletti n. 4/A 06024 Gubbio (PG)  
C.F. CPP LGN 64R02 E256T  
P.IVA 01911830543



PLANIMETRIA GENERALE  
DEGLI INTERVENTI

codice archivio					foglio	
1	2	0	4	4	E	H
1	2	0	4	4	E	H
1	2	0	4	4	E	H
0	Marzo	2015	Emissione	S. Lapazio	Ing. A. Albini	Ing. L. Capponi
REV.	DATA	DESCRIZIONE MODIFICA	REDATTO	APPROVATO	AUTORIZZATO	

PLANIMETRIA IMPIANTO

Scala 1:500